

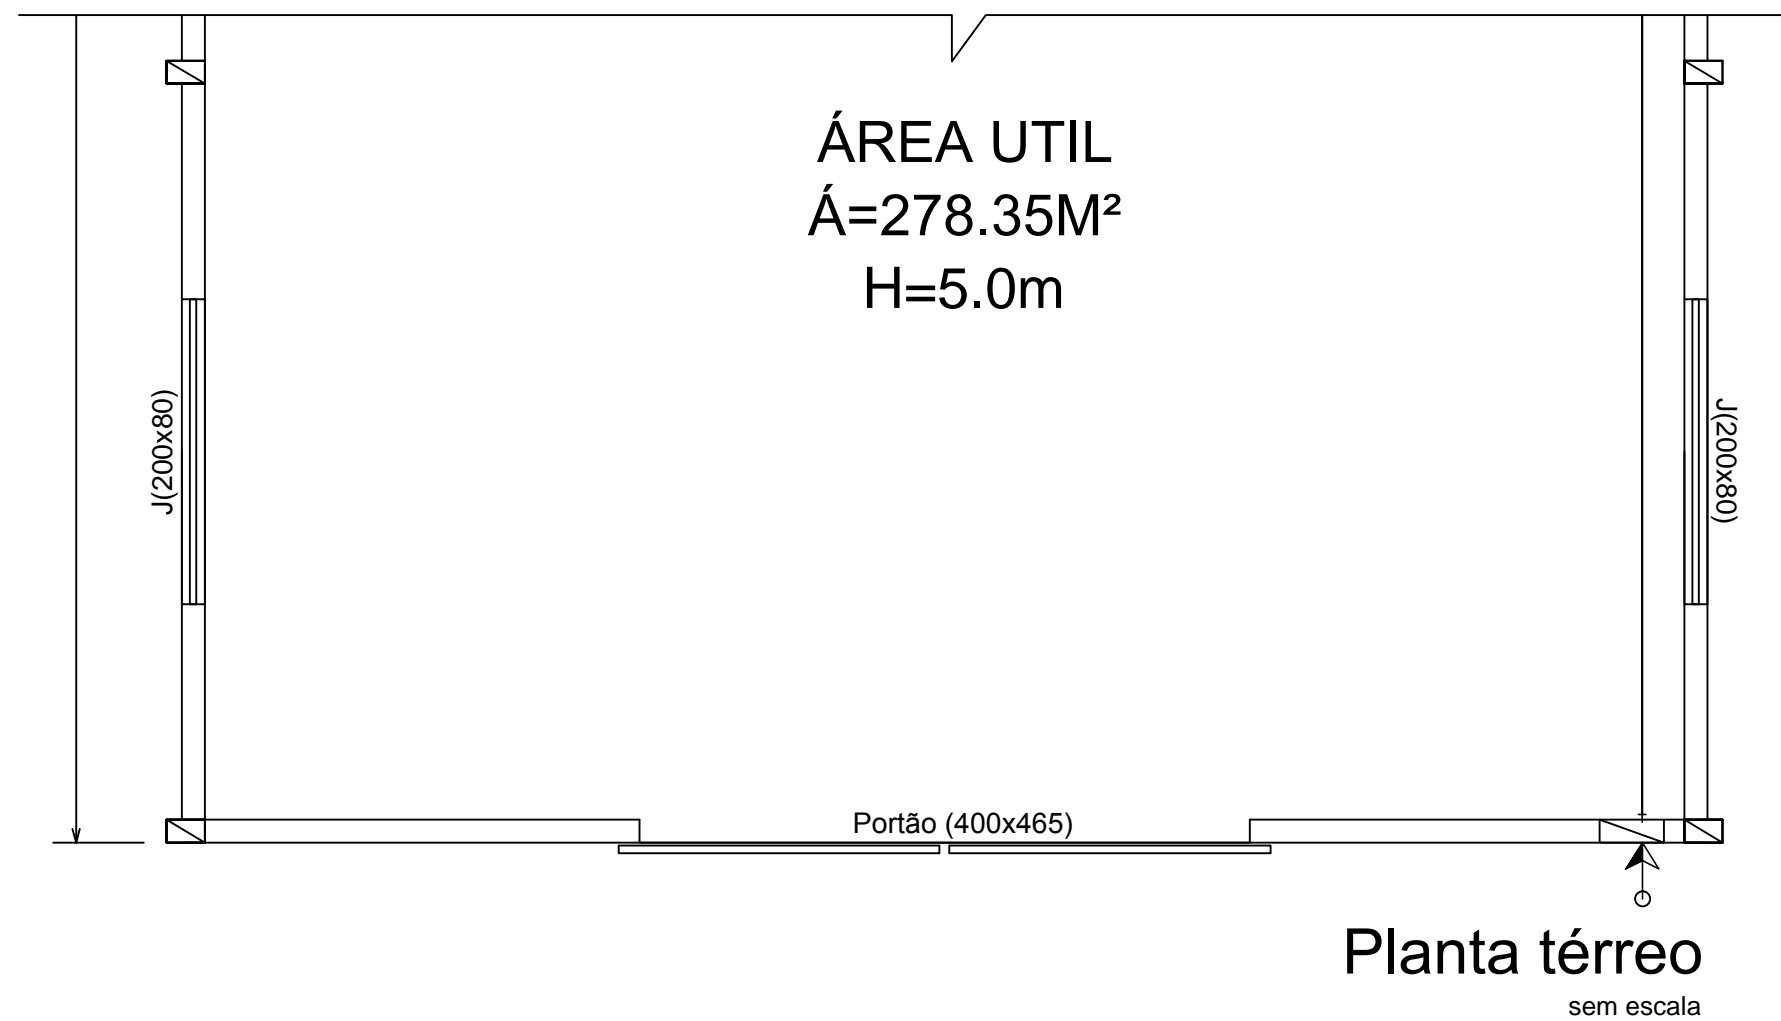
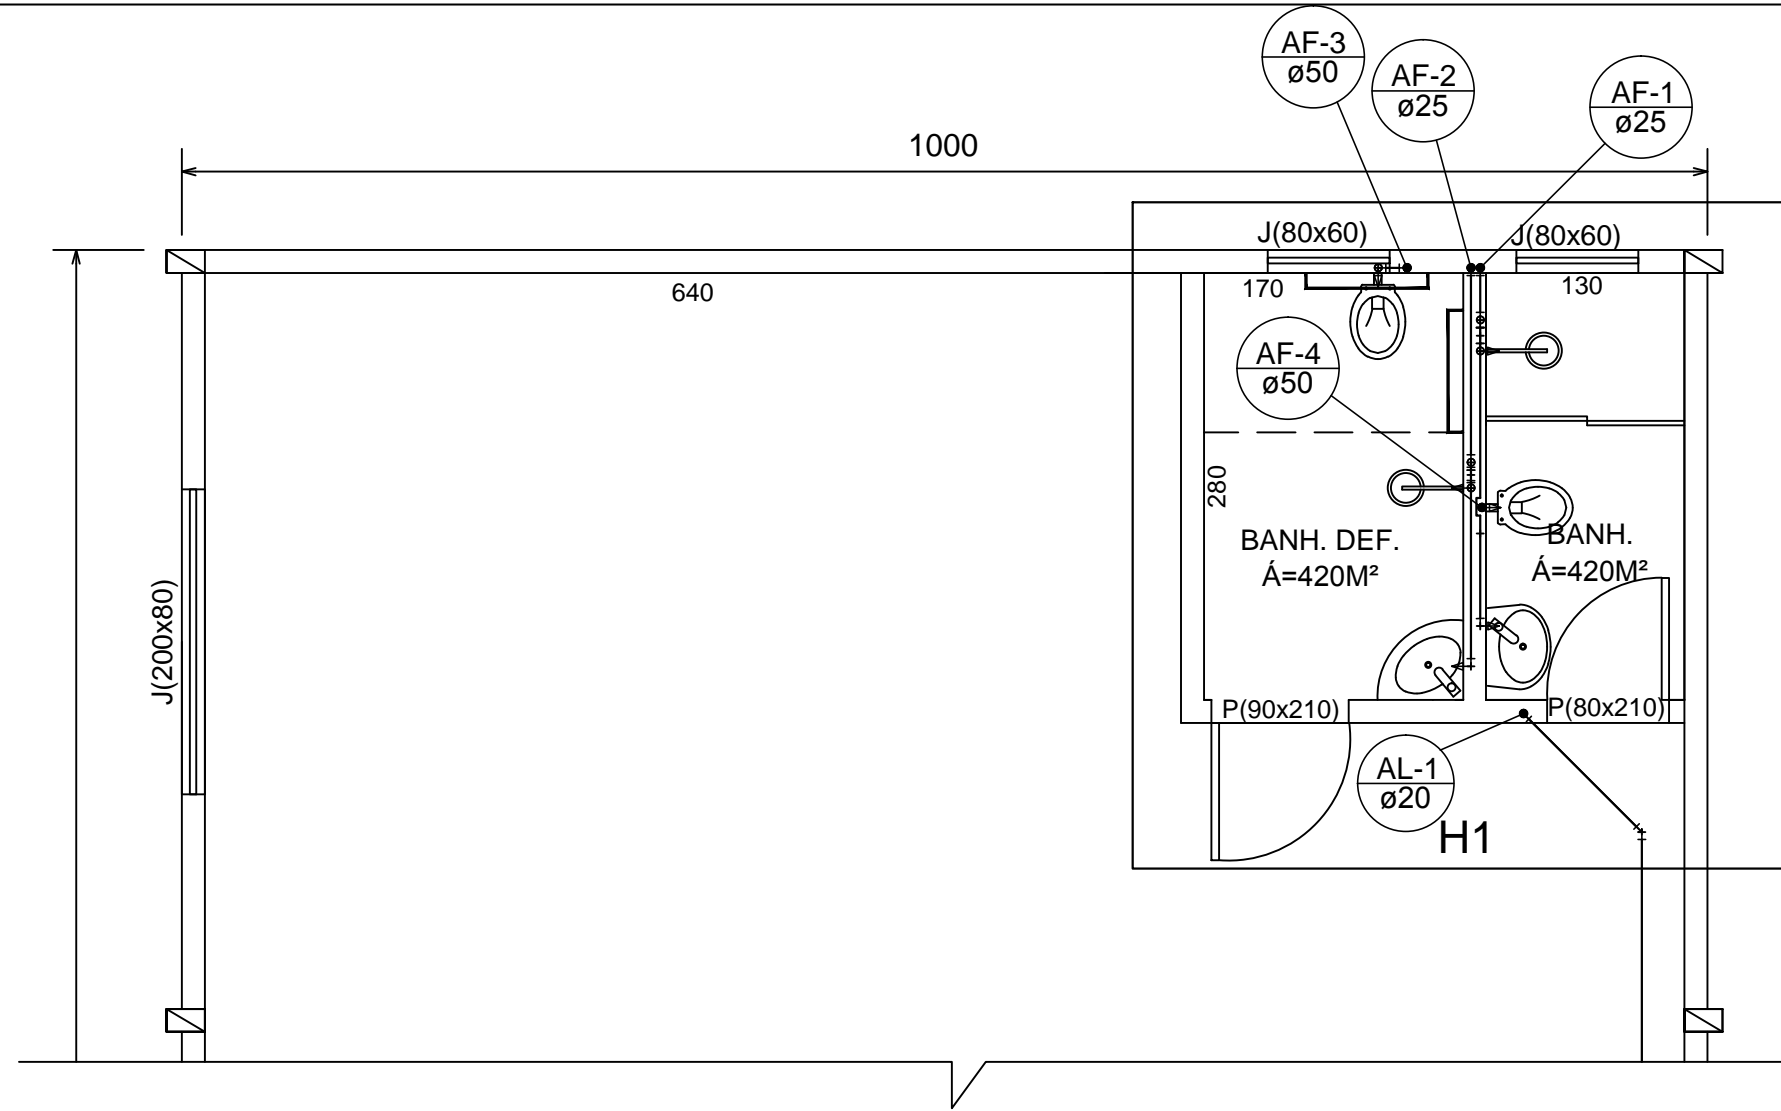
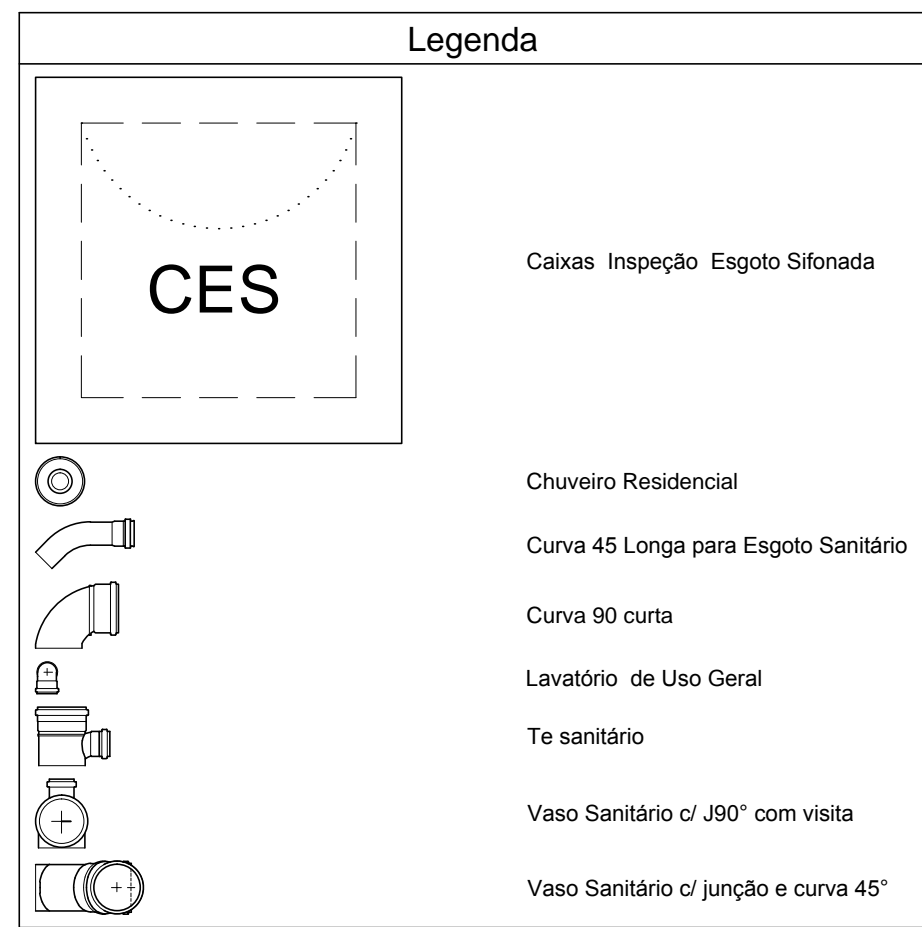



Lista de Materiais		
Caixas de Passagem		
Caixa de inspeção de esgoto sifonada CES- 60x60 cm	1	pc
PVC Acessórios		
Raio sifonado 100 mm - 50 mm	2	pc
Sifão de copo p/ pia e lavatório 50 mm - 2"	2	pc
Válvula p/ lavatório e tanque 1"	2	pc
PVC Esgoto		
Curva 45 longa 50 mm	1	pc
Curva 90 curta 100 mm	1	pc
50 mm	6	pc
Joelho 45 100 mm	1	pc
Joelho 90 c/ visita 100 mm - 50 mm	1	pc
Joelho 90 c/anel p/ esgoto secundário 50 mm - 2"	2	pc
Junção simples 100 mm- 100 mm	1	pc
Tubo rígido c/ ponta lisa 100 mm - 4"	31.44	m
50 mm - 2"	5.56	m
Tê sanitário 100 mm - 50 mm	3	pc

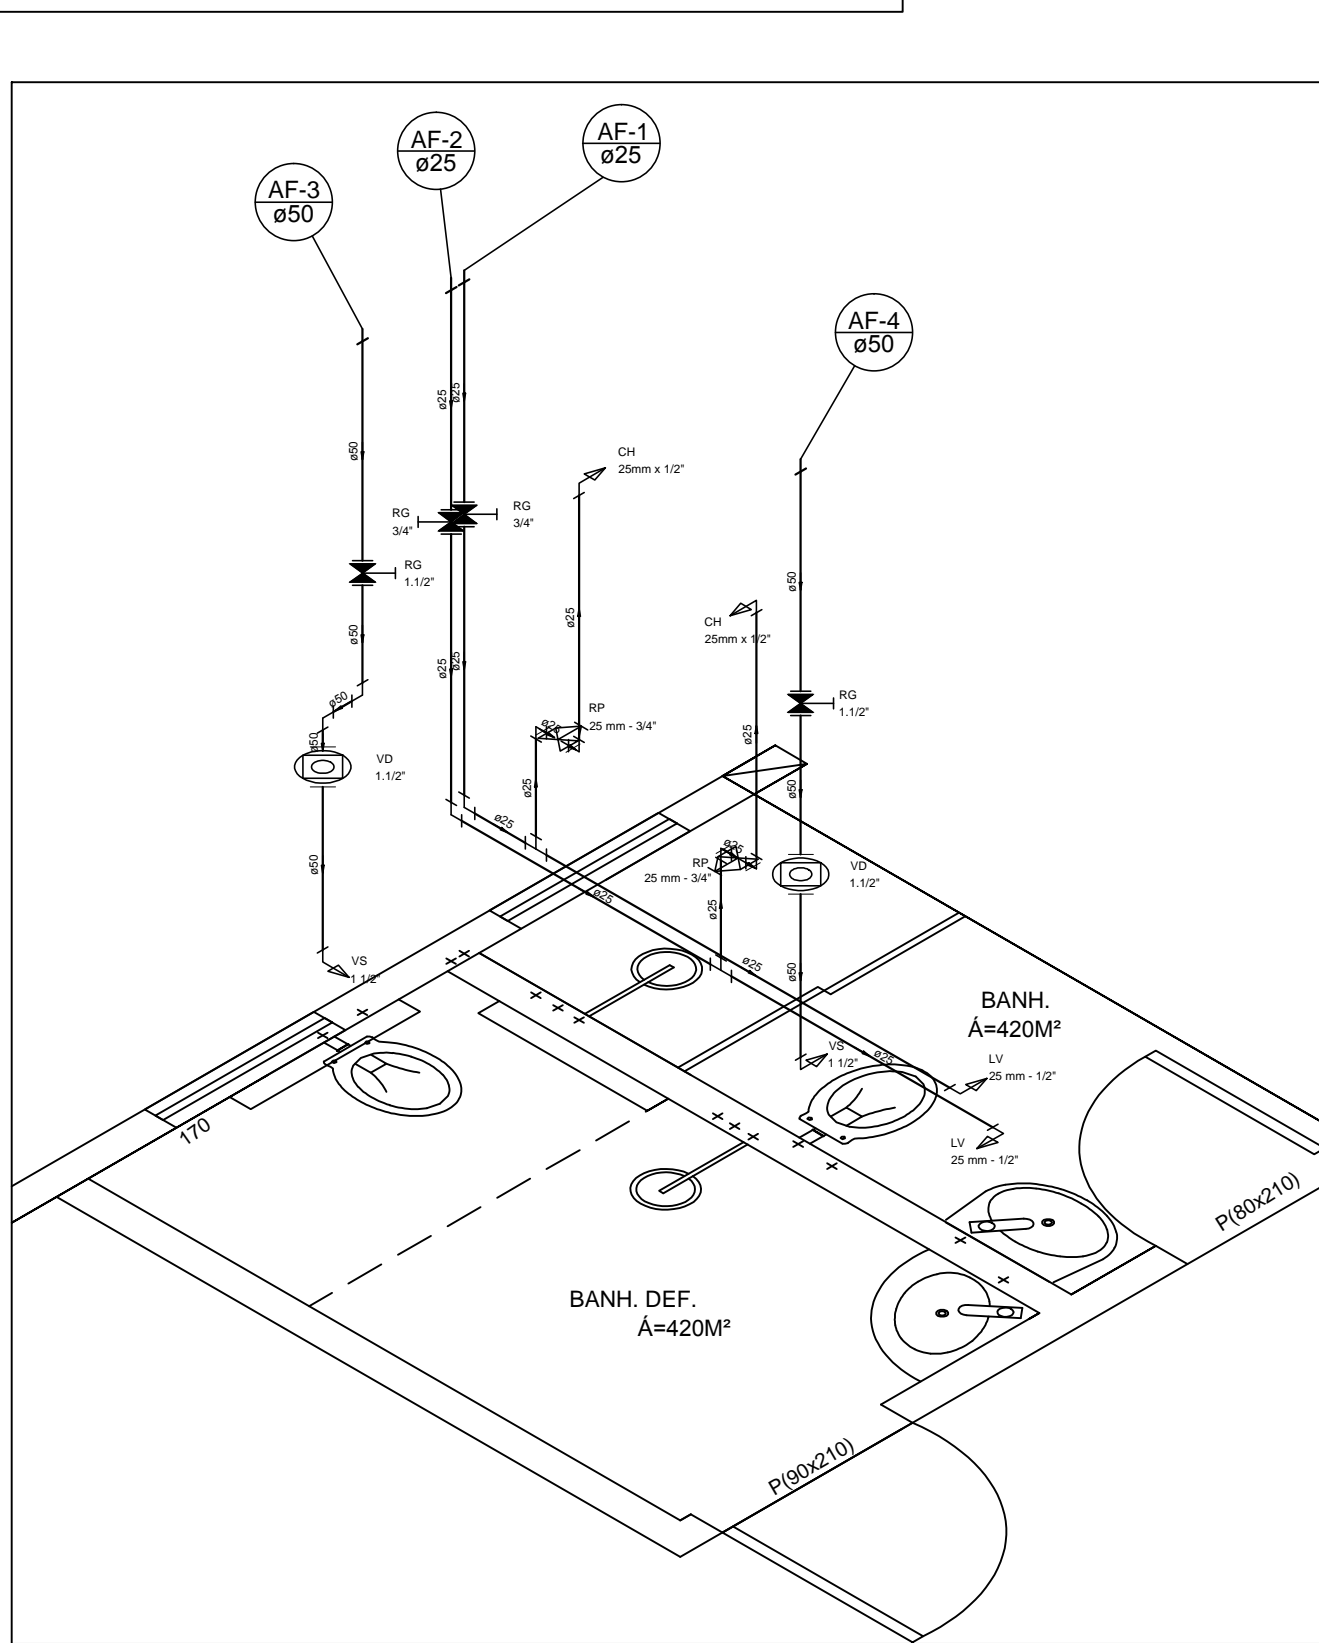

Lista de Materiais		
Metais		
Registro de esfera 1/2"	2	pc
PVC misto soldável		
Adaptador plástico de polietileno 1/2"	1	pc
Colete de tomada em PVC 1/2"	1	pc
PVC rígido soldável		
Adapt. sold. curto c/roscas-rosca p registro 20 mm - 1/2"	3	pc
Tubos 20 mm	30.24	m
Acessórios		
Chuveiro 20mm x 1/2"	2	pc
Torneira de lavatório 25 mm - 1/2"	2	pc
Vaso Sanitário p/ Válvula de Descarga de 1 1/2"	2	pc
40mm - 1 1/2"	2	pc
Metais		
Registro de gaveta c/ canopia cromada 1 1/2"	2	pc
3/4"	2	pc
Registro de pressão c/ canopia cromada 3/4"	2	pc
Válvula de descarga baixa pressão 1 1/2"	2	pc
PVC Acessórios		
Bucha de ligação p/ vaso sanitário 1 1/2"	2	pc
Engate flexível plástico 1/2 - 30cm	2	pc
Tubo de descarga VDE 38 mm	2	pc
Tubo de ligação latão cromado c/ canopia p/ vaso Sa 38 mm	2	pc
PVC misto soldável		
Linha soldável c/ rosca 25 mm - 3/4"	2	pc
PVC rígido soldável		
Adapt. sold. curto c/roscas-rosca p registro 25 mm - 3/4"	6	pc
50 mm - 1 1/2"	6	pc
Curva 90 soldável 25 mm	6	pc
Tubos 25 mm	12.11	m
50 mm	4.74	m
Tê 90 soldável 25 mm	2	pc
PVC soldável azul c/ bucha latão		
Joelho de redução 90° soldável com bucha de latão 25 mm - 1/2"	4	pc

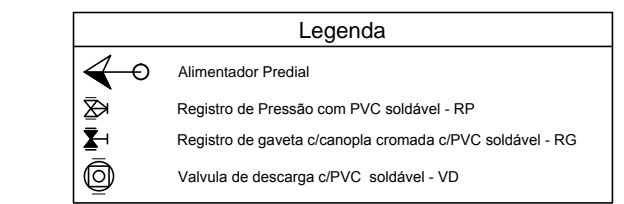

Detalhe H1
escala 1:25

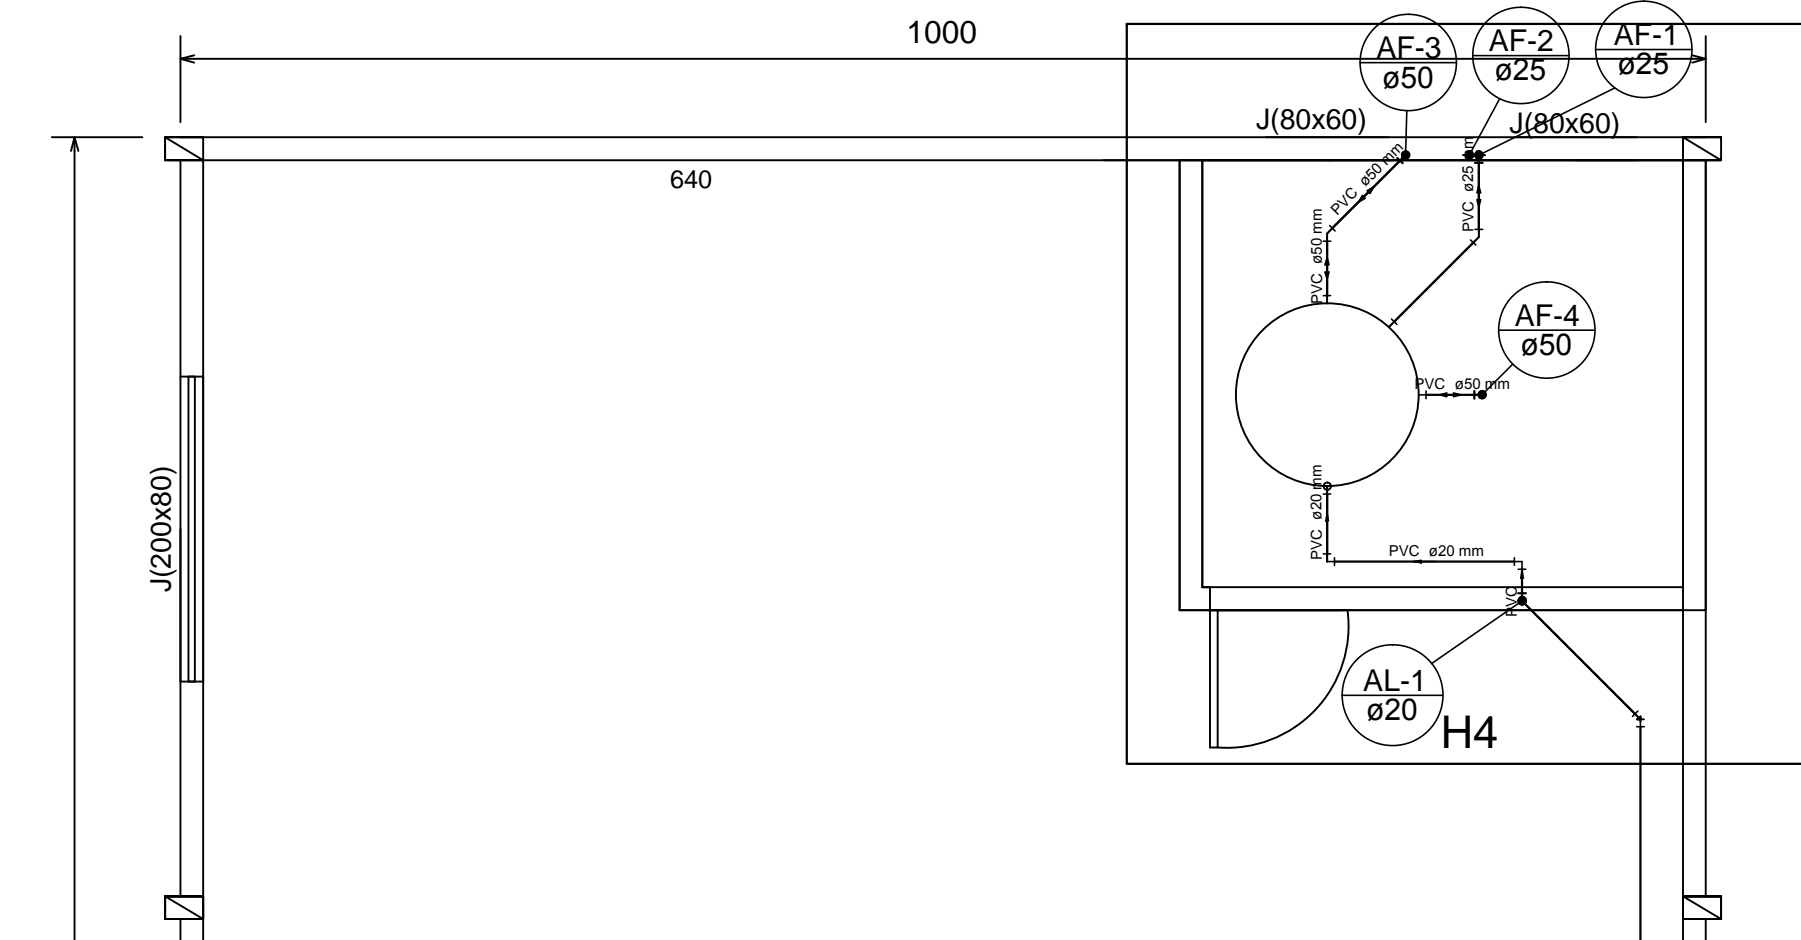

Cobertura
sem escala

Lista de Materiais		
PVC soldável		
Válvula de 1/2" Vazão Total para Caixa D'Água 20 mm - 1/2"	1	pc
Adapt. sold. c/ Range livre pr. co. d'água 20 mm - 1/2"	2	pc
Curva 90 soldável 20 mm	3	pc
Tubos 20 mm	4.96	m
PVC rígido soldável		
Adapt. sold. c/ Range livre pr. co. d'água 25 mm - 3/4"	1	pc
Curva 45 soldável 50 mm - 1 1/2"	2	pc
Curva 90 soldável 25 mm	1	pc
Joelho 45 soldável 50 mm	1	pc
Tubos 25 mm	6.87	m
50 mm	6.75	m
Tê 90 soldável 25 mm	1	pc
Caixa d'Água Brasil com Tampa Polietileno 500L	1	pc

Assunto: Projeto Hidrossanitário		
Cliente: Prefeitura Municipal de São Bento Abade		
End.: Rua Caparaó, S/N - Mirante do Campo Belo		
Resp.técnico: Eng. Civil Laureci Izidoro da Silva - CREA/MG 190708/D		
Proprietário: Eng. Civil Laureci Izidoro da Silva - CREA/MG 190708/D		
Obra: Publica	Folha: 1/1	
Conteúdo: Planta baixa do Térreo, cobertura e detalhes sanitários e detalhes isométricos para agua fria		
Unid.: Escala: Indicadas	Data: 19/10/2017	